

Hamburguesas Rusty



UNIVERSIDAD DE LAS AMÉRICAS
UNIVERSITY OF THE AMERICAS
 FACULTAD DE ARQUITECTURA
 ESCUELA DE ARQUITECTURA INTERIOR

TRABAJO DE FIN DE CARRERA

Modelo Interiorista del Museo Nacional de Fútbol y Áreas Recreativas en el Estadio Olímpico Atahualpa

Ubicación en planta



Ubicación geográfica



Contiene

Esquema de Iluminación

Rusty

Alumna

KAROL VALLEJO-L-

Director de tesis
 ARQ. CARLOS PONCE

Fecha
 6- Enero - 2014

Lámina Escala

90


SIMBOLOGÍA ILUMINARIAS			
Símbolo	Tipo de Luz	Temperatura	Descripción
	General	Fría	Dicróico LED Phillips Su color varía de acuerdo al espacio
	Puntual	Cálida	Lámpara descogable LED Varios diseños
	General	Fría	Lámpara descogable LED Varios diseños
	Decorativa	Fría	Manguera LED decorativa cambia de color
	General	Fría	Tubo Fluorescente Luz Blanca Cocina y áreas de trabajo



PLANTA BAJA

ESCALA 1:5000

Marathon Sports

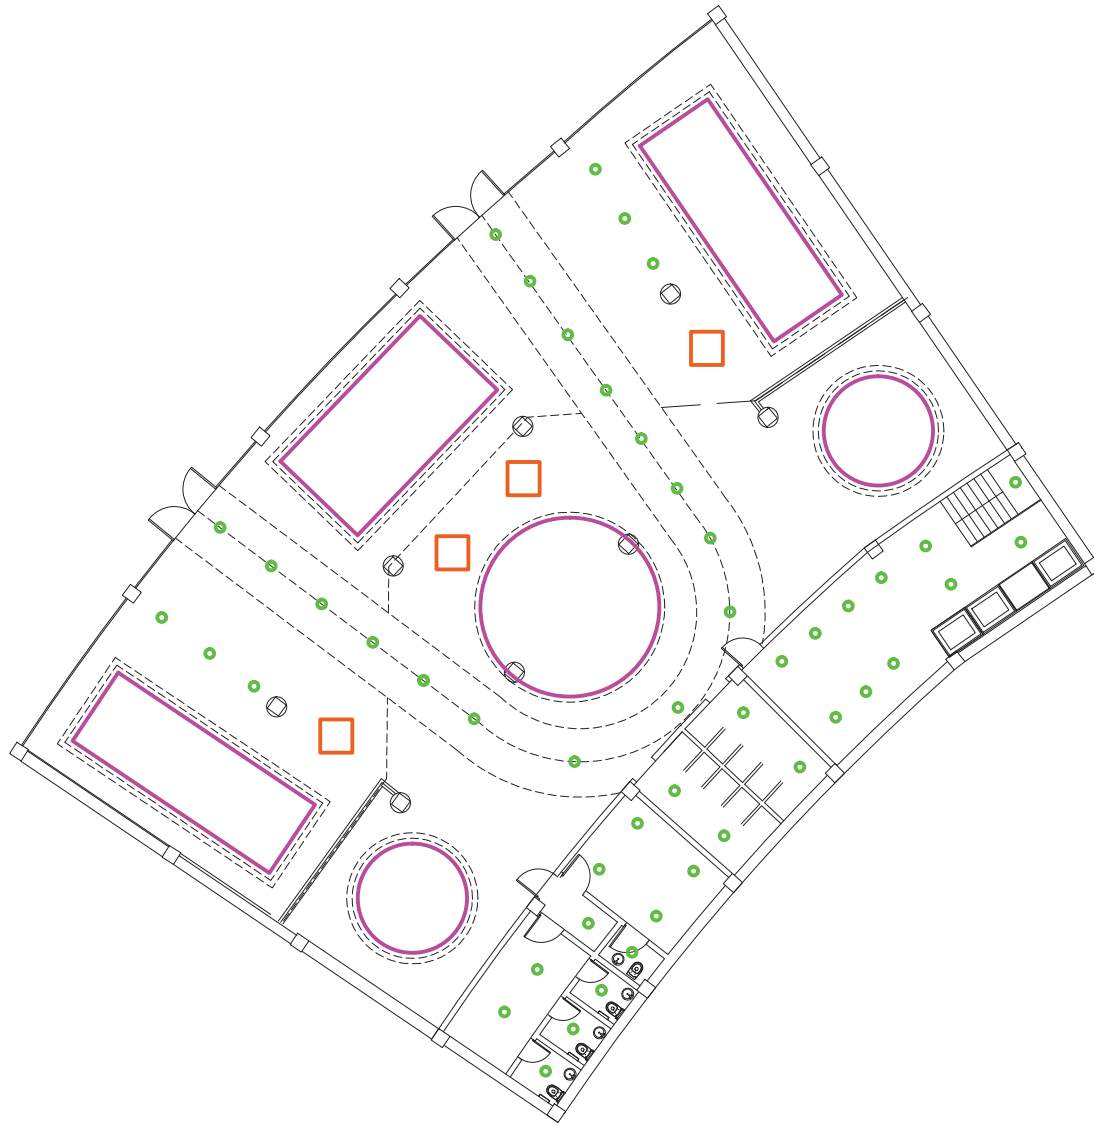

SIMBOLOGÍA ILUMINARIAS			
Símbolo	Tipo de Luz	Temperatura	Descripción
	General	Fría	Dicróico LED Phillips Su color varía de acuerdo al espacio
	Puntual	Cálida	Lámpara descogable LED Varios diseños
	General	Fría	Lámpara descogable LED Varios diseños
	Decorativa	Fría	Manguera LED decorativa cambia de color
	General	Fría	Tubo Fluorescente Luz Blanca Cocina y áreas de trabajo

PLANTA BAJA MARATHON

ESCALA 1:5000



UNIVERSIDAD DE LAS AMÉRICAS
León de la Universidad

FACULTAD DE ARQUITECTURA
ESCUELA DE ARQUITECTURA INTERIOR

TRABAJO DE FIN DE CARRERA

Modelo Interiorista del Museo
Nacional de Fútbol y Áreas
Recreativas en el Estadio
Olimpico Atahualpa

Ubicación en planta



Ubicación geográfica



Contiene

Esquema de
Iluminación
Marathon

Alumna

KAROL VALLEJO L-


Director de tesis
ARQ. CARLOS PONCE

Fecha
6-Enero - 2014

Lámina Escala

91

Sports Planet

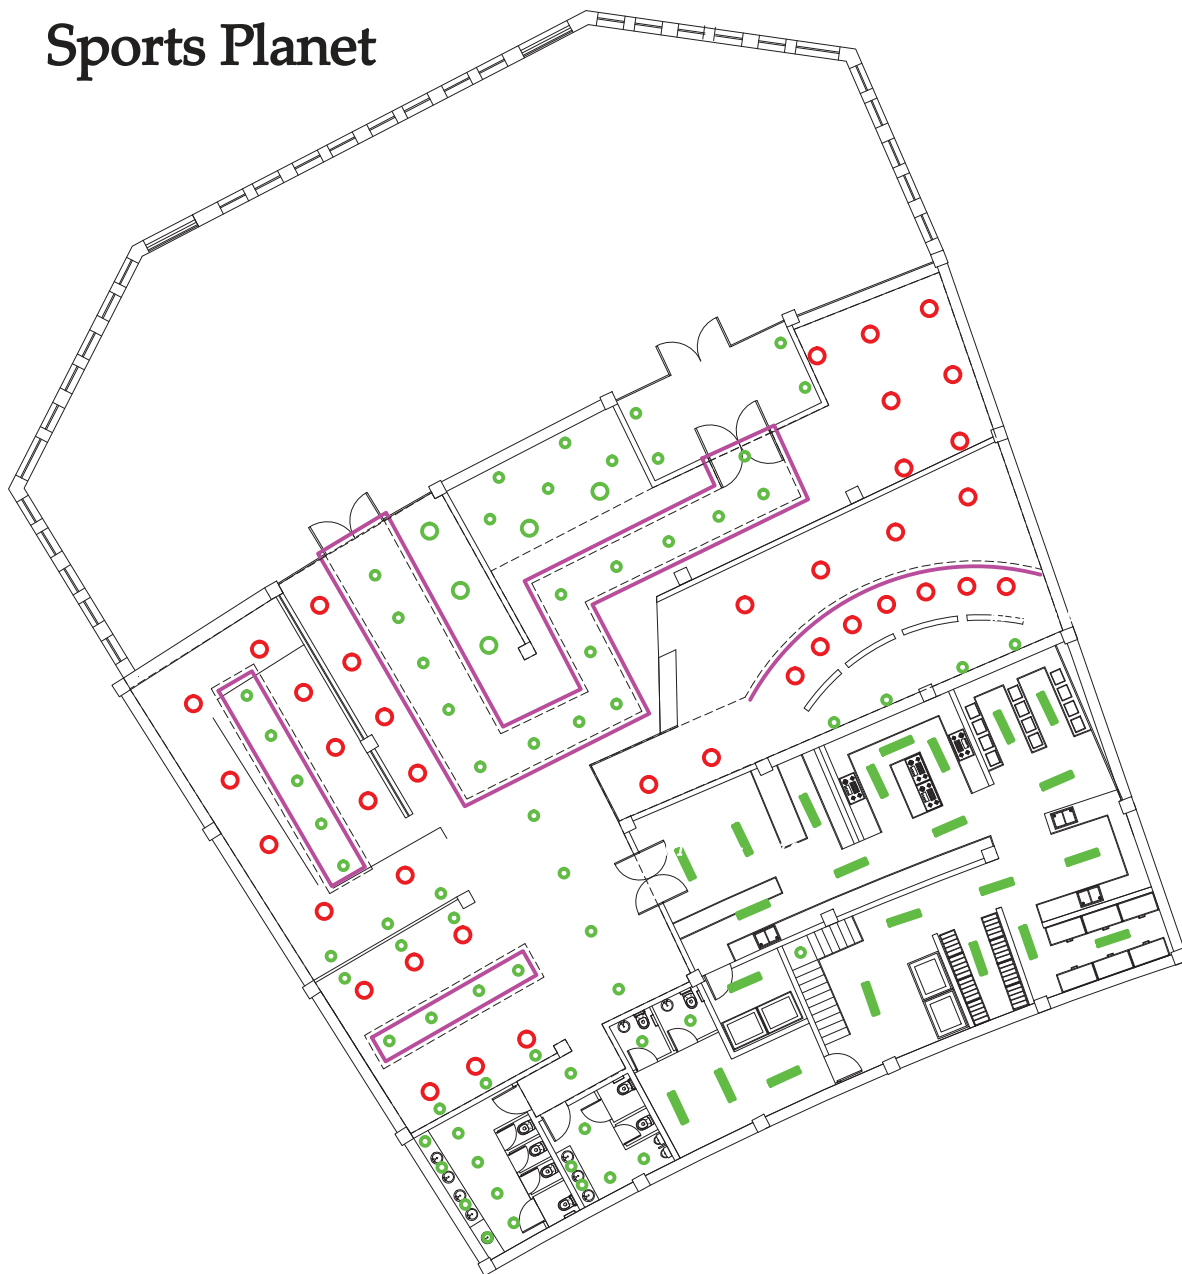

SIMBOLOGÍA ILUMINARIAS			
Símbolo	Tipo de Luz	Temperatura	Descripción
○	General	Fría	Dicróico LED Phillips Su color varía de acuerdo al espacio
○	Puntual	Cálida	Lámpara descogable LED Varios diseños
□	General	Fría	Lámpara descogable LED Varios diseños
—	Decorativa	Fría	Manguera LED decorativa cambia de color
▬	General	Fría	Tubo Fluorescente Luz Blanca Cocina y áreas de trabajo

PLANTA BAJA SPORTS PLANET

ESCALA 1:7500 0

TRABAJO DE FIN DE CARRERA

Modelo Interiorista del Museo
Nacional de Fútbol y Áreas
Recreativas en el Estadio
Olimpico Atahualpa

Ubicación en planta



Ubicación Geográfica



C o n t i e n e

Esquema de
Iluminación
Sport Planet

A l u m n a

KAROL VALLEJO L-






Director de tesis
ARQ. CARLOS PONCE


F e c h a
6- Enero - 2014

Lá m i n a Escala

92

Hall Ingreso Tribunas

SIMBOLOGÍA ILUMINARIAS			
Símbolo	Tipo de Luz	Temperatura	Descripción
	General	Fría	Dicróico LED Phillips Su color varía de acuerdo al espacio
	Puntual	Cálida	Lámpara descogable LED Varios diseños
	General	Fría	Lámpara descogable LED Varios diseños
	Decorativa	Fría	Manguera LED decorativa cambia de color
	General	Fría	Tubo Fluorescente Luz Blanca Cocina y áreas de trabajo

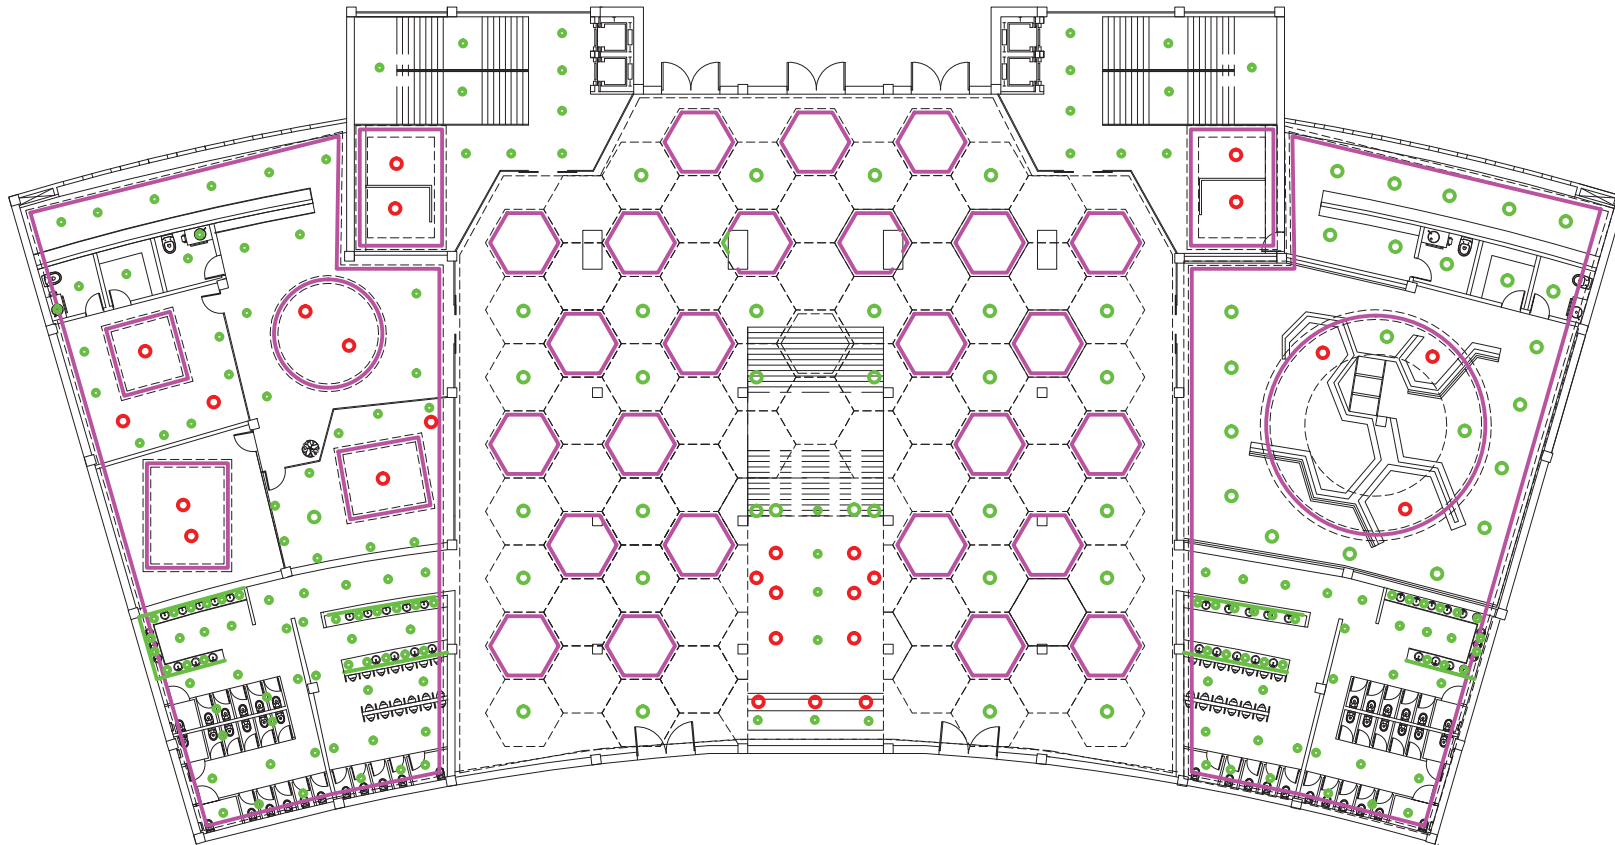

PLANTA BAJA HALL PRINCIPAL

ESCALA 1:7500 0



UNIVERSIDAD DE LAS AMÉRICAS

Las Américas

Facultad de Arquitectura

Escuela de Arquitectura Interior

TRABAJO DE FIN DE CARRERA

Modelo Interiorista del Museo Nacional de Fútbol y Áreas Recreativas en el Estadio Olímpico Atahualpa

Ubicación en planta



Ubicación Geográfica



Contiene

Esquema de Iluminación Hall Principal

Alumna

KAROL VALLEJO L-

Director de tesis
ARQ. CARLOS PONCE

Fecha
6-Enero - 2014

Lámina Escala

93

Juan Valdez Café



SIMBOLOGÍA ILUMINARIAS			
Símbolo	Tipo de Luz	Temperatura	Descripción
	General	Fría	Dicróico LED Phillips Su color varía de acuerdo al espacio
	Puntual	Cálida	Lámpara descogable LED Varios diseños
	General	Fría	Lámpara descogable LED Varios diseños
	Decorativa	Fría	Manguera LED decorativa cambia de color
	General	Fría	Tubo Fluorescente Luz Blanca Cocina y áreas de trabajo

PLANTA BAJA JUAN VALDEZ

ESCALA 1:5000



FACULTAD DE ARQUITECTURA
ESCUELA DE ARQUITECTURA INTERIOR


TRABAJO DE FIN DE CARRERA

Modelo Interiorista del Museo
Nacional de Fútbol y Áreas
Recreativas en el Estadio
Olimpico Atahualpa

Ubicación en planta



Ubicación Geográfica

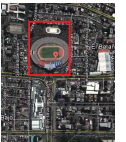

C o n t i e n e

Esquema de
Iluminación
Juan Valdez

A l u m n a

KAROL VALLEJO L-

Director de tesis
ARQ. CARLOS PONCE

F e c h a
6- Enero - 2014

Lá m i n a Escala

94

Adidas



SIMBOLOGÍA ILUMINARIAS			
Símbolo	Tipo de Luz	Temperatura	Descripción
	General	Fría	Dicróico LED Phillips Su color varía de acuerdo al espacio
	Puntual	Cálida	Lámpara descogable LED Varios diseños
	General	Fría	Lámpara descogable LED Varios diseños
	Decorativa	Fría	Manguera LED decorativa cambia de color
	General	Fría	Tubo Fluorescente Luz Blanca Cocina y áreas de trabajo

PLANTA BAJA ADIDAS

ESCALA 1:5000



UNIVERSIDAD DE LAS AMÉRICAS
Facultad de Arquitectura
Escuela de Arquitectura Interior

TRABAJO DE FIN DE CARRERA

Modelo Interiorista del Museo
Nacional de Fútbol y Áreas
Recreativas en el Estadio
Olimpico Atahualpa

Ubicación en planta



Ubicación Geográfica



Contiene

Esquema de
Iluminación
Adidas

Alumna

KAROL VALLEJO L-

Director de tesis
ARQ. CARLOS PONCE




Fecha
6- Enero - 2014

Lámina Escala

95

Restaurante Vaco y Vaca



SIMBOLOGÍA ILUMINARIAS			
Símbolo	Tipo de Luz	Temperatura	Descripción
	General	Fría	Dicróico LED Phillips Su color varía de acuerdo al espacio
	Puntual	Cálida	Lámpara descogable LED Varios diseños
	General	Fría	Lámpara descogable LED Varios diseños
	Decorativa	Fría	Manguera LED decorativa cambia de color
	General	Fría	Tubo Fluorescente Luz Blanca Cocina y áreas de trabajo

PLANTA BAJA VACO Y VACA

ESCALA 1:7500 0

vaca.
UNIVERSIDAD DE LAS AMÉRICAS
Lycée International Université

FACULTAD DE ARQUITECTURA
ESCUELA DE ARQUITECTURA INTERIOR

TRABAJO DE FIN DE CARRERA

Modelo Interiorista del Museo
Nacional de Fútbol y Áreas
Recreativas en el Estadio
Olimpico Atahualpa

Ubicación en planta



Ubicación Geográfica



Contiene

Esquema de
Iluminación
Vaco y Vaca

Alumna

KAROL VALLEJO L-

Director de tesis
ARQ. CARLOS PONCE


Fecha
6- Enero - 2014

Lámina Escala

97


Museo Exhibición Permanente

TRABAJO DE FIN DE CARRERA
Modelo Interiorista del Museo Nacional de Fútbol y Áreas Recreativas en el Estadio Olímpico Atahualpa

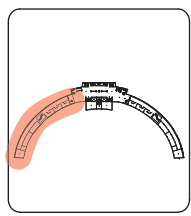

Contiene
Esquema de Iluminación Museo Permanente

Alumna
KAROL VALLEJO L-
Director de tesis
ARQ. CARLOS PONCE
Fecha
6-Enero-2014
Lámina Escala
98

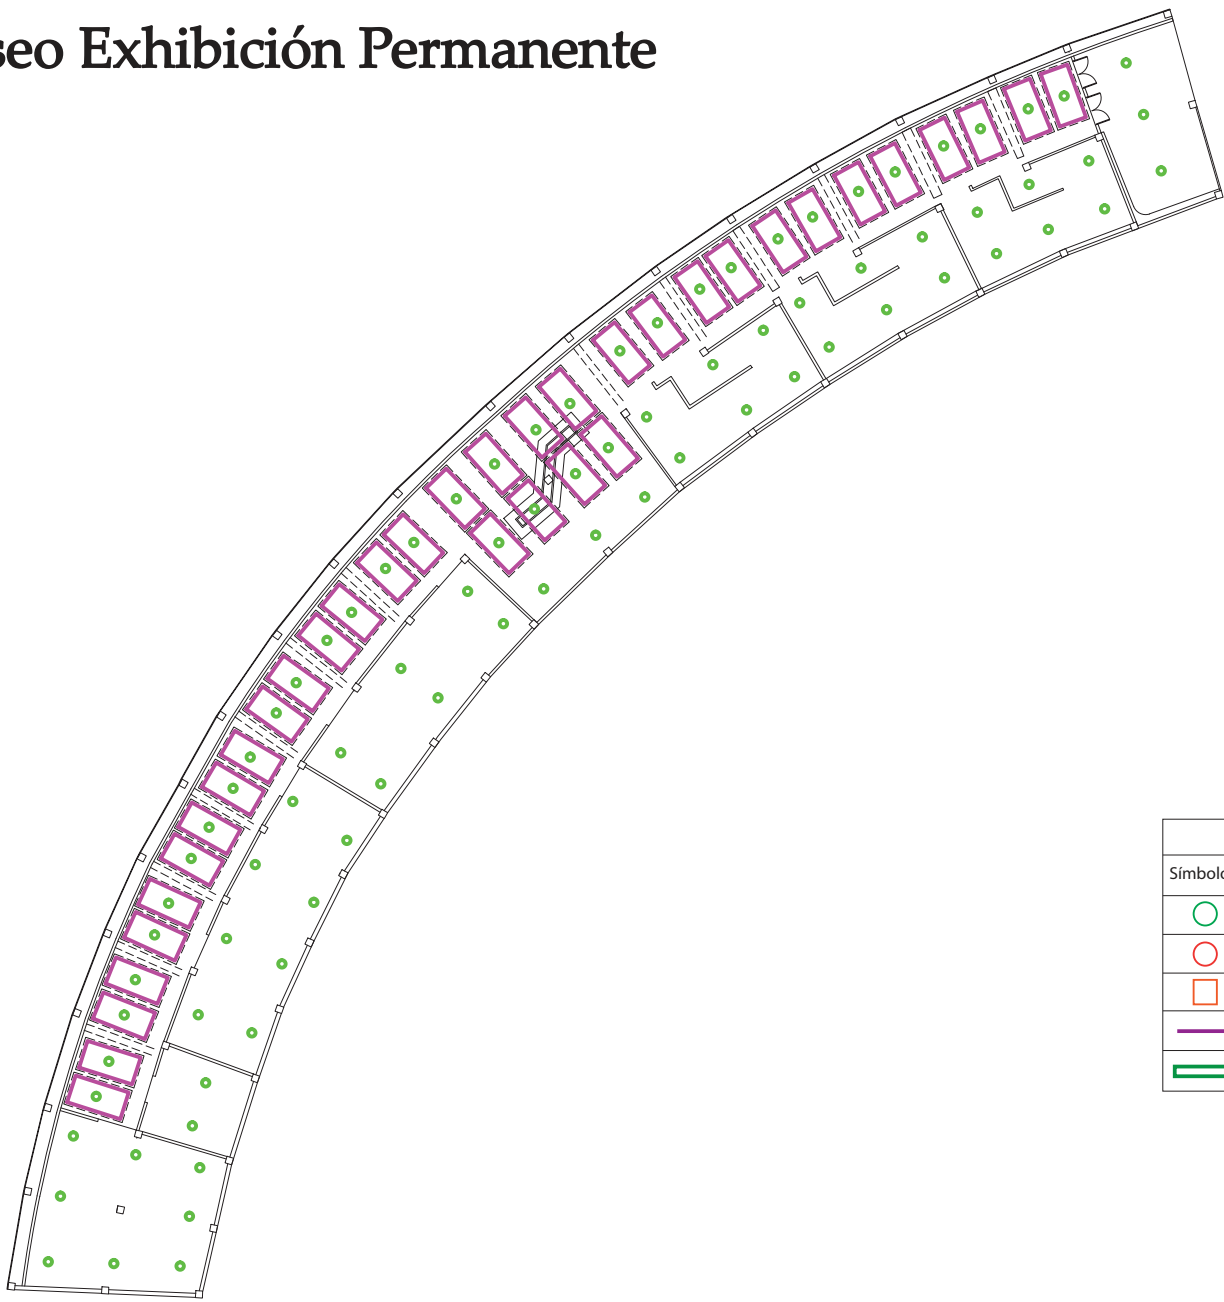




SIMBOLOGÍA ILUMINARIAS			
Símbolo	Tipo de Luz	Temperatura	Descripción
	General	Fría	Dicróico LED Phillips Su color varía de acuerdo al espacio
	Puntual	Cálida	Lámpara descogable LED Varios diseños
	General	Fría	Lámpara descogable LED Varios diseños
	Decorativa	Fría	Manguera LED decorativa cambia de color
	General	Fría	Tubo Fluorescente Luz Blanca Cocina y áreas de trabajo

PRIMER PISO SALA DE MUSEO TIPO

ESCALA 1:7500

Hall del Museo

SIMBOLOGÍA ILUMINARIAS			
Símbolo	Tipo de Luz	Temperatura	Descripción
	General	Fría	Dicróico LED Phillips Su color varía de acuerdo al espacio
	Puntual	Cálida	Lámpara descogable LED Varios diseños
	General	Fría	Lámpara descogable LED Varios diseños
	Decorativa	Fría	Manguera LED decorativa cambia de color
	General	Fría	Tubo Fluorescente Luz Blanca Cocina y áreas de trabajo

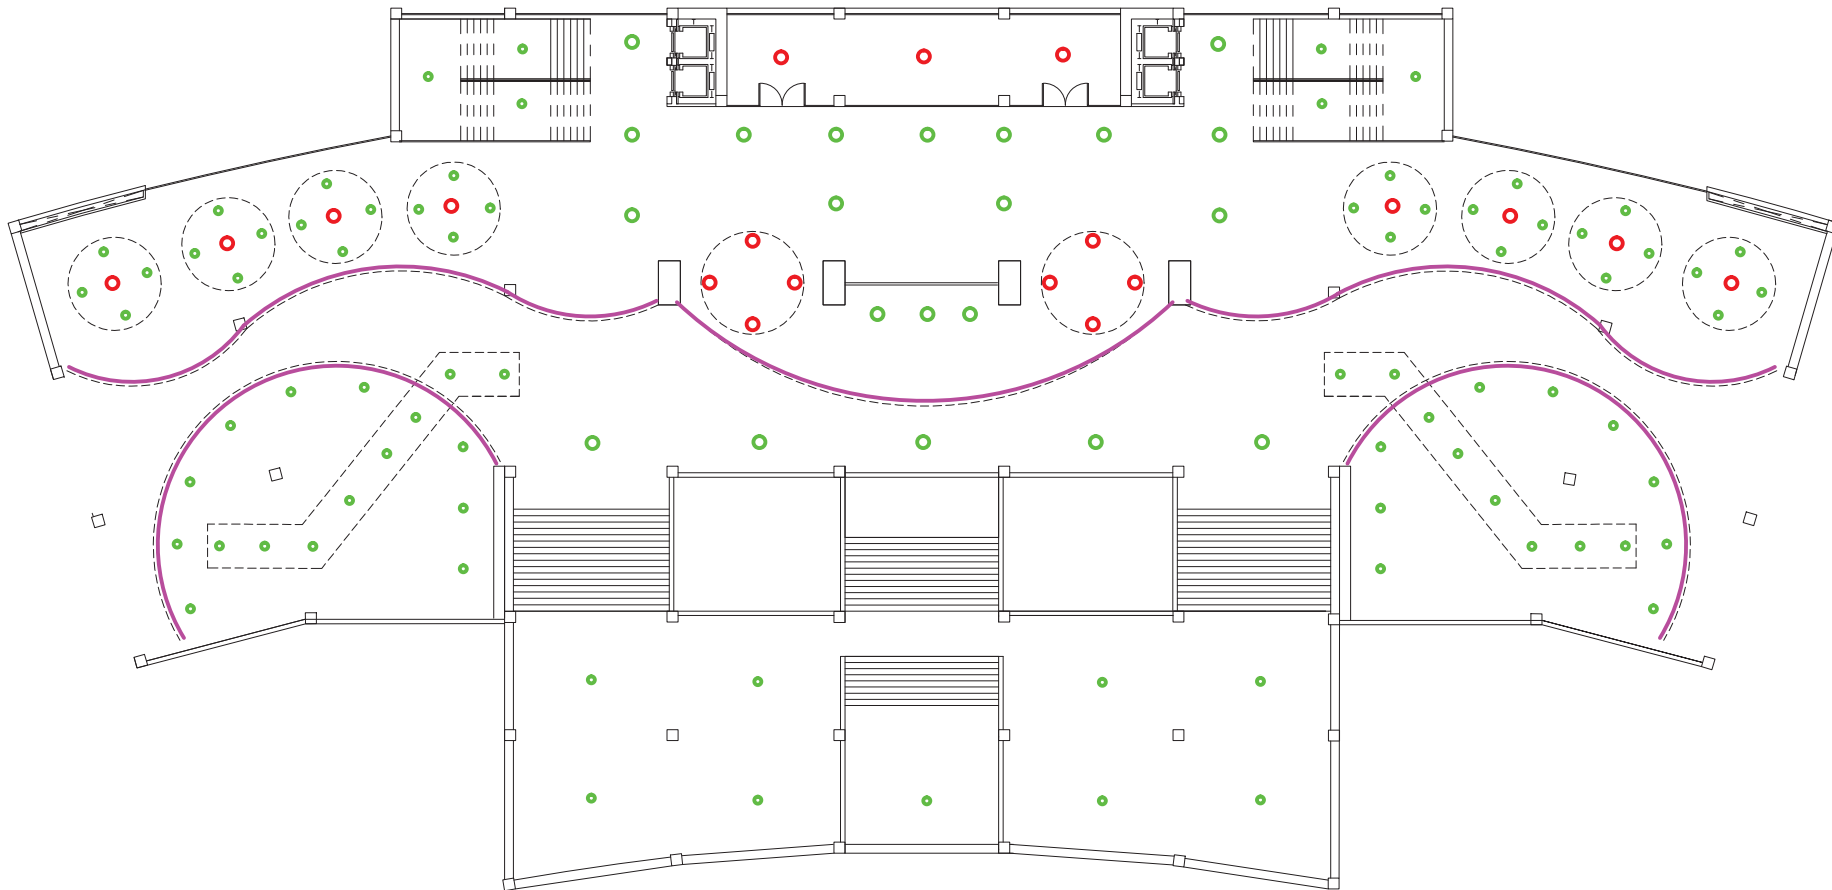

PRIMER PISO HALL MUSEO

ESCALA 1:7500



UNIVERSIDAD DE LAS AMÉRICAS

ESCUELA DE ARQUITECTURA INTERIOR

TRABAJO DE FIN DE CARRERA

Modelo Interiorista del Museo Nacional de Fútbol y Áreas Recreativas en el Estadio Olímpico Atahualpa

Ubicación en planta



Ubicación Geográfica



Contiene

Esquema de Iluminación Hall museo

Alumna

KAROL VALLEJO L-


Director de tesis ARQ. CARLOS PONCE

Fecha 6-Enero-2014

Lámina Escala

99

Museo Exhibición Permanente y Temporal

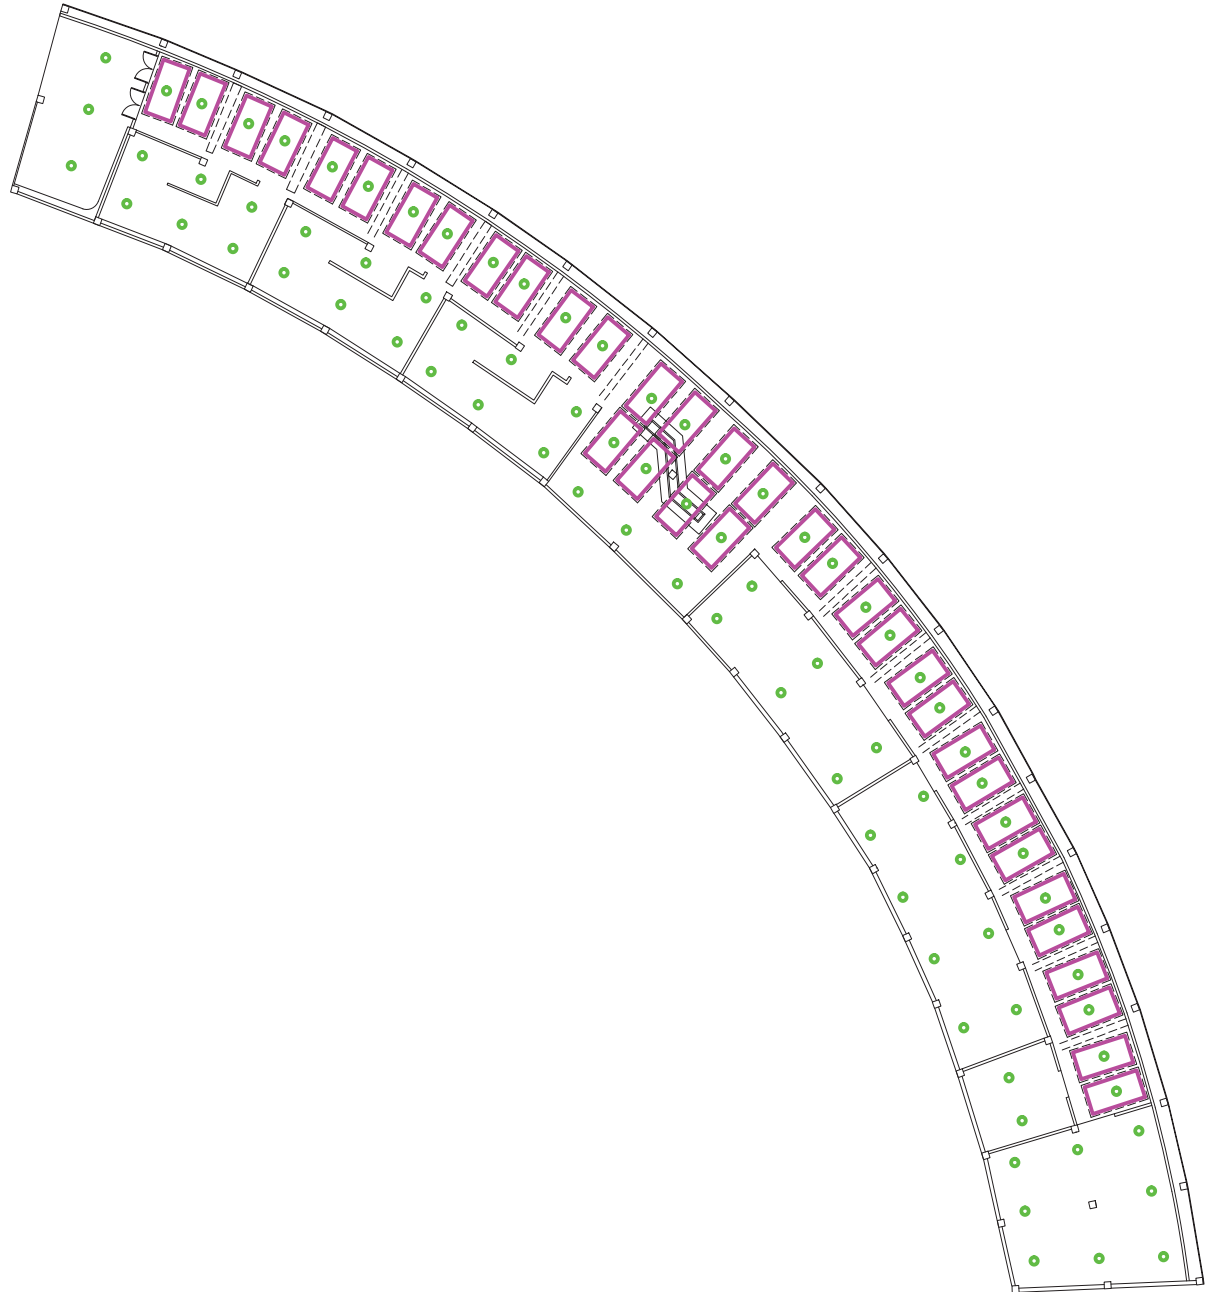

SIMBOLOGÍA ILUMINARIAS			
Símbolo	Tipo de Luz	Temperatura	Descripción
	General	Fría	Dicróico LED Phillips Su color varía de acuerdo al espacio
	Puntual	Cálida	Lámpara descogable LED Varios diseños
	General	Fría	Lámpara descogable LED Varios diseños
	Decorativa	Fría	Manguera LED decorativa cambia de color
	General	Fría	Tubo Fluorescente Luz Blanca Cocina y áreas de trabajo


PRIMER PISO SALA DE MUSEO TIPO

ESCALA 1:7500

TRABAJO DE FIN DE CARRERA

Modelo Interiorista del Museo
Nacional de Fútbol y Áreas
Recreativas en el Estadio
Olimpico Atahualpa

 Ubicación en planta



Ubicación Geográfica



Contiene

Esquema de
Iluminación
Museo
Temporal

Alumna

KAROL VALLEJO L-


Director de tesis
ARQ. CARLOS PONCE

Fecha
6-Enero-2014

Lámina Escala

100

Noe Sushi Bar

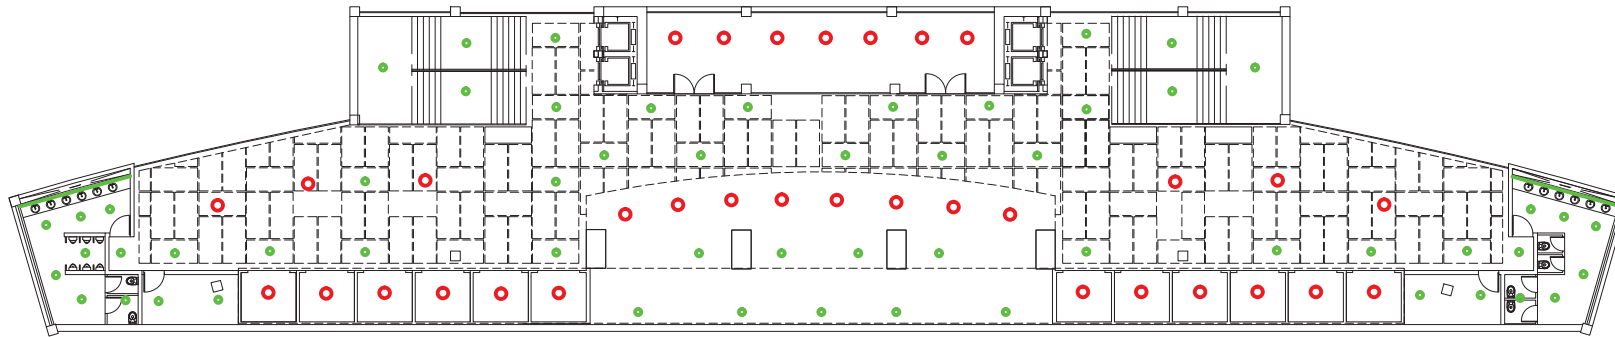


SEGUNDO PISO NOE SUSHI BAR

ESCALA 1:5000

Sala Multiuso

TERCER PISO SALA MULTIPROPOSITO

ESCALA 1:5000

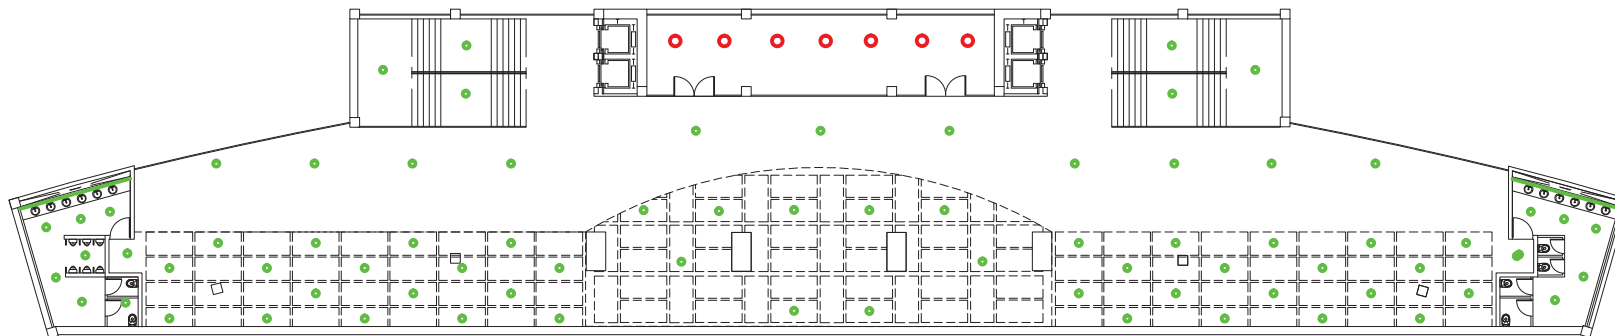


SIMBOLOGÍA ILUMINARIAS			
Símbolo	Tipo de Luz	Temperatura	Descripción
	General	Fría	Dicróico LED Phillips Su color varía de acuerdo al espacio
	Puntual	Cálida	Lámpara descogable LED Varios diseños
	General	Fría	Lámpara descogable LED Varios diseños
	Decorativa	Fría	Manguera LED decorativa cambia de color
	General	Fría	Tubo Fluorescente Luz Blanca Cocina y áreas de trabajo

TRABAJO DE FIN DE CARRERA

Modelo Interiorista del Museo
Nacional de Fútbol y Áreas
Recreativas en el Estadio
Olimpico Atahualpa

 Ubicación en planta



Ubicación Geográfica



Contiene

Esquema de
Iluminación
Noe Sushi Bar
Salón Multiuso

Alumna

KAROL VALLEJO L-

Director de tesis
ARQ. CARLOS PONCE

Fecha
6-Enero-2014

Lámina Escala

101